


| Symbolforklaring | Symbolforklaring               |
|------------------|--------------------------------|
|                  | Brannvesenstett                |
|                  | Brannvesenstett                |
|                  | Brannvesenstett_undersett      |
|                  | Vannspingssett                 |
|                  | Overvakingsplan                |
|                  | Sprinklerovervakt              |
|                  | Adresskoll                     |
|                  | Manuell Brandmelder            |
|                  | Røykdetektor, enkelt           |
|                  | Røykdetektor, multiareal       |
|                  | Røykdetektor, aspirasjon       |
|                  | Aspirasjonsrøykdetektor        |
|                  | Røykdetektor, over kledning    |
|                  | Røykdetektor, i hullrom        |
|                  | Røykdetektor, med lys          |
|                  | Røykdetektor, med summerlys    |
|                  | Røykdetektor, med summer       |
|                  | Alarmlys, blå                  |
|                  | Alarmsummer                    |
|                  | Alarmvare                      |
|                  | Nødmeldelse                    |
|                  | IO-ansett                      |
|                  | Dørslutt                       |
|                  | Rødsende lys, vendelig lys     |
|                  | Brandklokke                    |
|                  | Sirene                         |
|                  | Alarmløser                     |
|                  | Beringskabel, Alarmløser       |
|                  | Ausligning, rødslytt           |
|                  | Innetid sensor                 |
|                  | Glassbruddsensor               |
|                  | Kjøleser, med sensor           |
|                  | Magnetkontakt                  |
|                  | Høytrykksvegg                  |
|                  | Høytrykksvegg, VAC             |
|                  | Passiv IR-detektor, tak        |
|                  | Passiv IR-detektor, vegg       |
|                  | Purifikator                    |
|                  | Oppbevaringsapparat            |
|                  | Video kamera, vegg             |
|                  | Dobbeltsikring, tak            |
|                  | Enkelt sikring, tak            |
|                  | Enkelt sikring, plugg, innsett |
|                  | Dobbeltsikring, plugg, innsett |
|                  | Sirene, beringskabel           |
|                  | Sirene, beringskabel           |
|                  | Manerlyst, skilt               |
|                  | Taster                         |

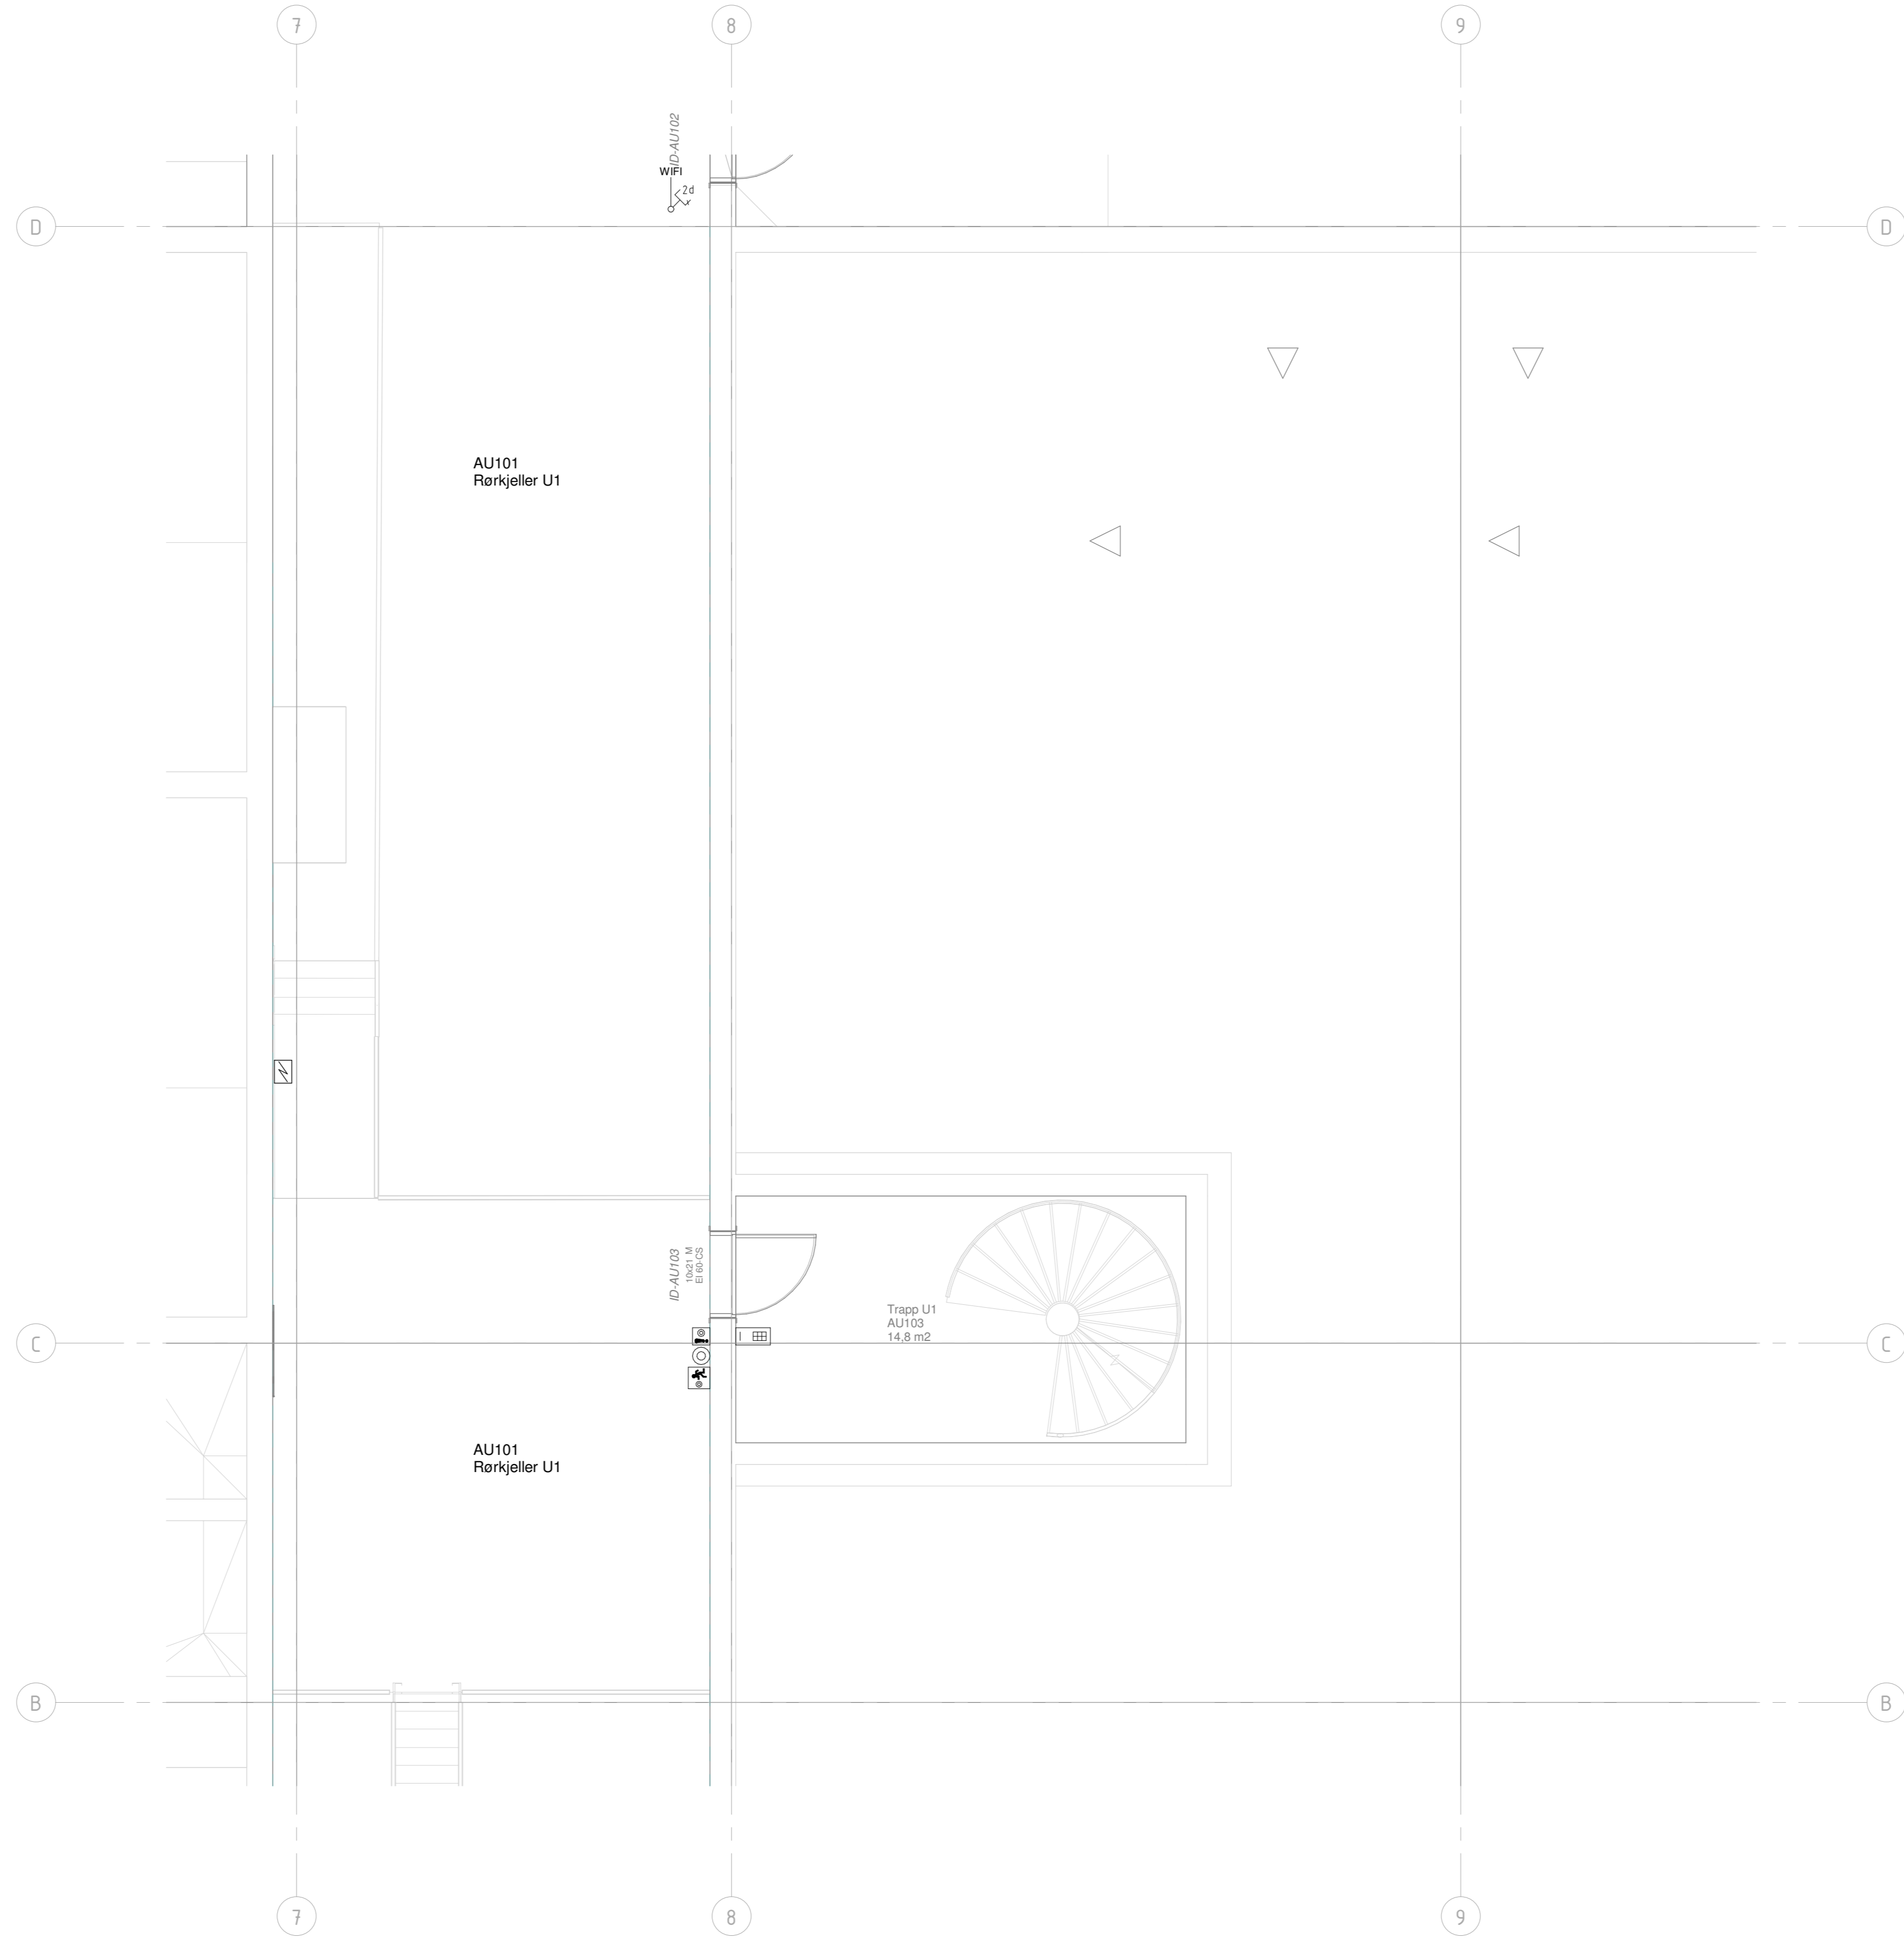

Tegningsnummer: **A-E-T-4-U1-500-001**      Revusjon: **A-01**  
 Lokalisering:  
 AS: Konkurransegrunnlag      8039 94 A-E-T-4-U1-500-001  
 Rev: 1:00  
**Konkurransegrunnlag**  
  
 Prosjekt: **Espeland VBA**  
 Oppdragsnr: **613898-02**      bergens vann  
**Tele og automatisering**  
 Bygg A  
 Plan U1, Rørkjeller hovedsentral  
 Oppmåling: Tom Morstad      Kartprosjekt: UTM zone S2      Målestokk: 1:50  
 Oppdragsnr: 613898-02      Prosjekt: NN2000      Arkivnr: A0  
 Tegning: **A-E-T-4-U1-500-001**      A-01  
 Arkiv: P01      Tegn: SW      E01      Tegning: L001

#Bublagereguleringsoppdrag-613898-02/Revijg-A-01/Revisjonsdato-30.08.24/Revisjonskommentar-Konkurransegrunnlag Målestokk=1:50/Tittel-Tele og automatisering/Bygg A,Plan U1, Rørkjeller hovedsentral/Dokumentnavn-A-E-T-4-U1-500-001#