




	Manuell melder
	Røykdetektor optisk
	Varmedetektor
	Brannalarmsentral
	Enkelt datauttak
	Dobbelt datauttak
	Brannklokke
	Signallampe i tak
	I/O enhet
	Multikriterie detektor
	Infotabla
	Brannmannspanel

SB Tegningsnummer: 1624 02 E 500 20 001 4.1
 Prosjekt nr for prosjekterende: A083684

Prosjekteringsgruppen
 ARK:
 RIB:
 RIE: COWI AS, Karvesvingen 2, 0579 Oslo, khny@cowi.com, +47 02694
 RIV:

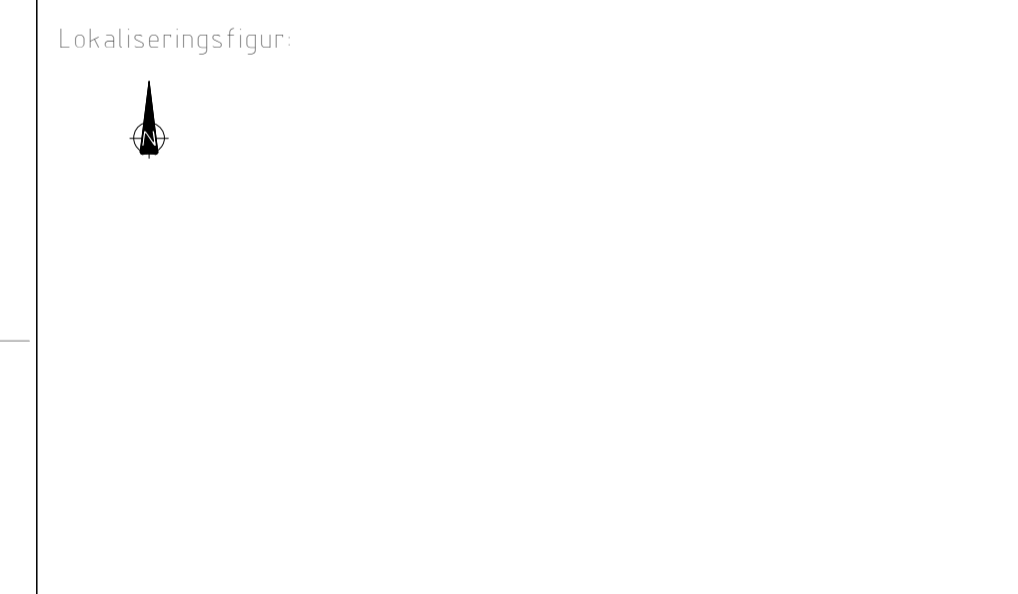

Fase: ANBUDSTEGNING
 PROSJEKTNR: SB 1130602

Tittel: **DET KONGELIGE SLOTT LOGISTIKKBYGG BRANN OG DATA PLAN 2. ETG. - DEL 1**

Utarbeidet av: KHNY
 Kontrollert av: KRKL BOAD
 Godkjent av: KRKL BOAD
 Dato: 18.06.2018
 Skala: 1:50
 Godkjent utferdig av: KRKL BOAD

SB Tegningsnummer: 1624 02 E 500 20 001 4.1
 Prosjekt nr for prosjekterende: A083684